 



Pianta piano seminterrato 2



Pianta piano terra

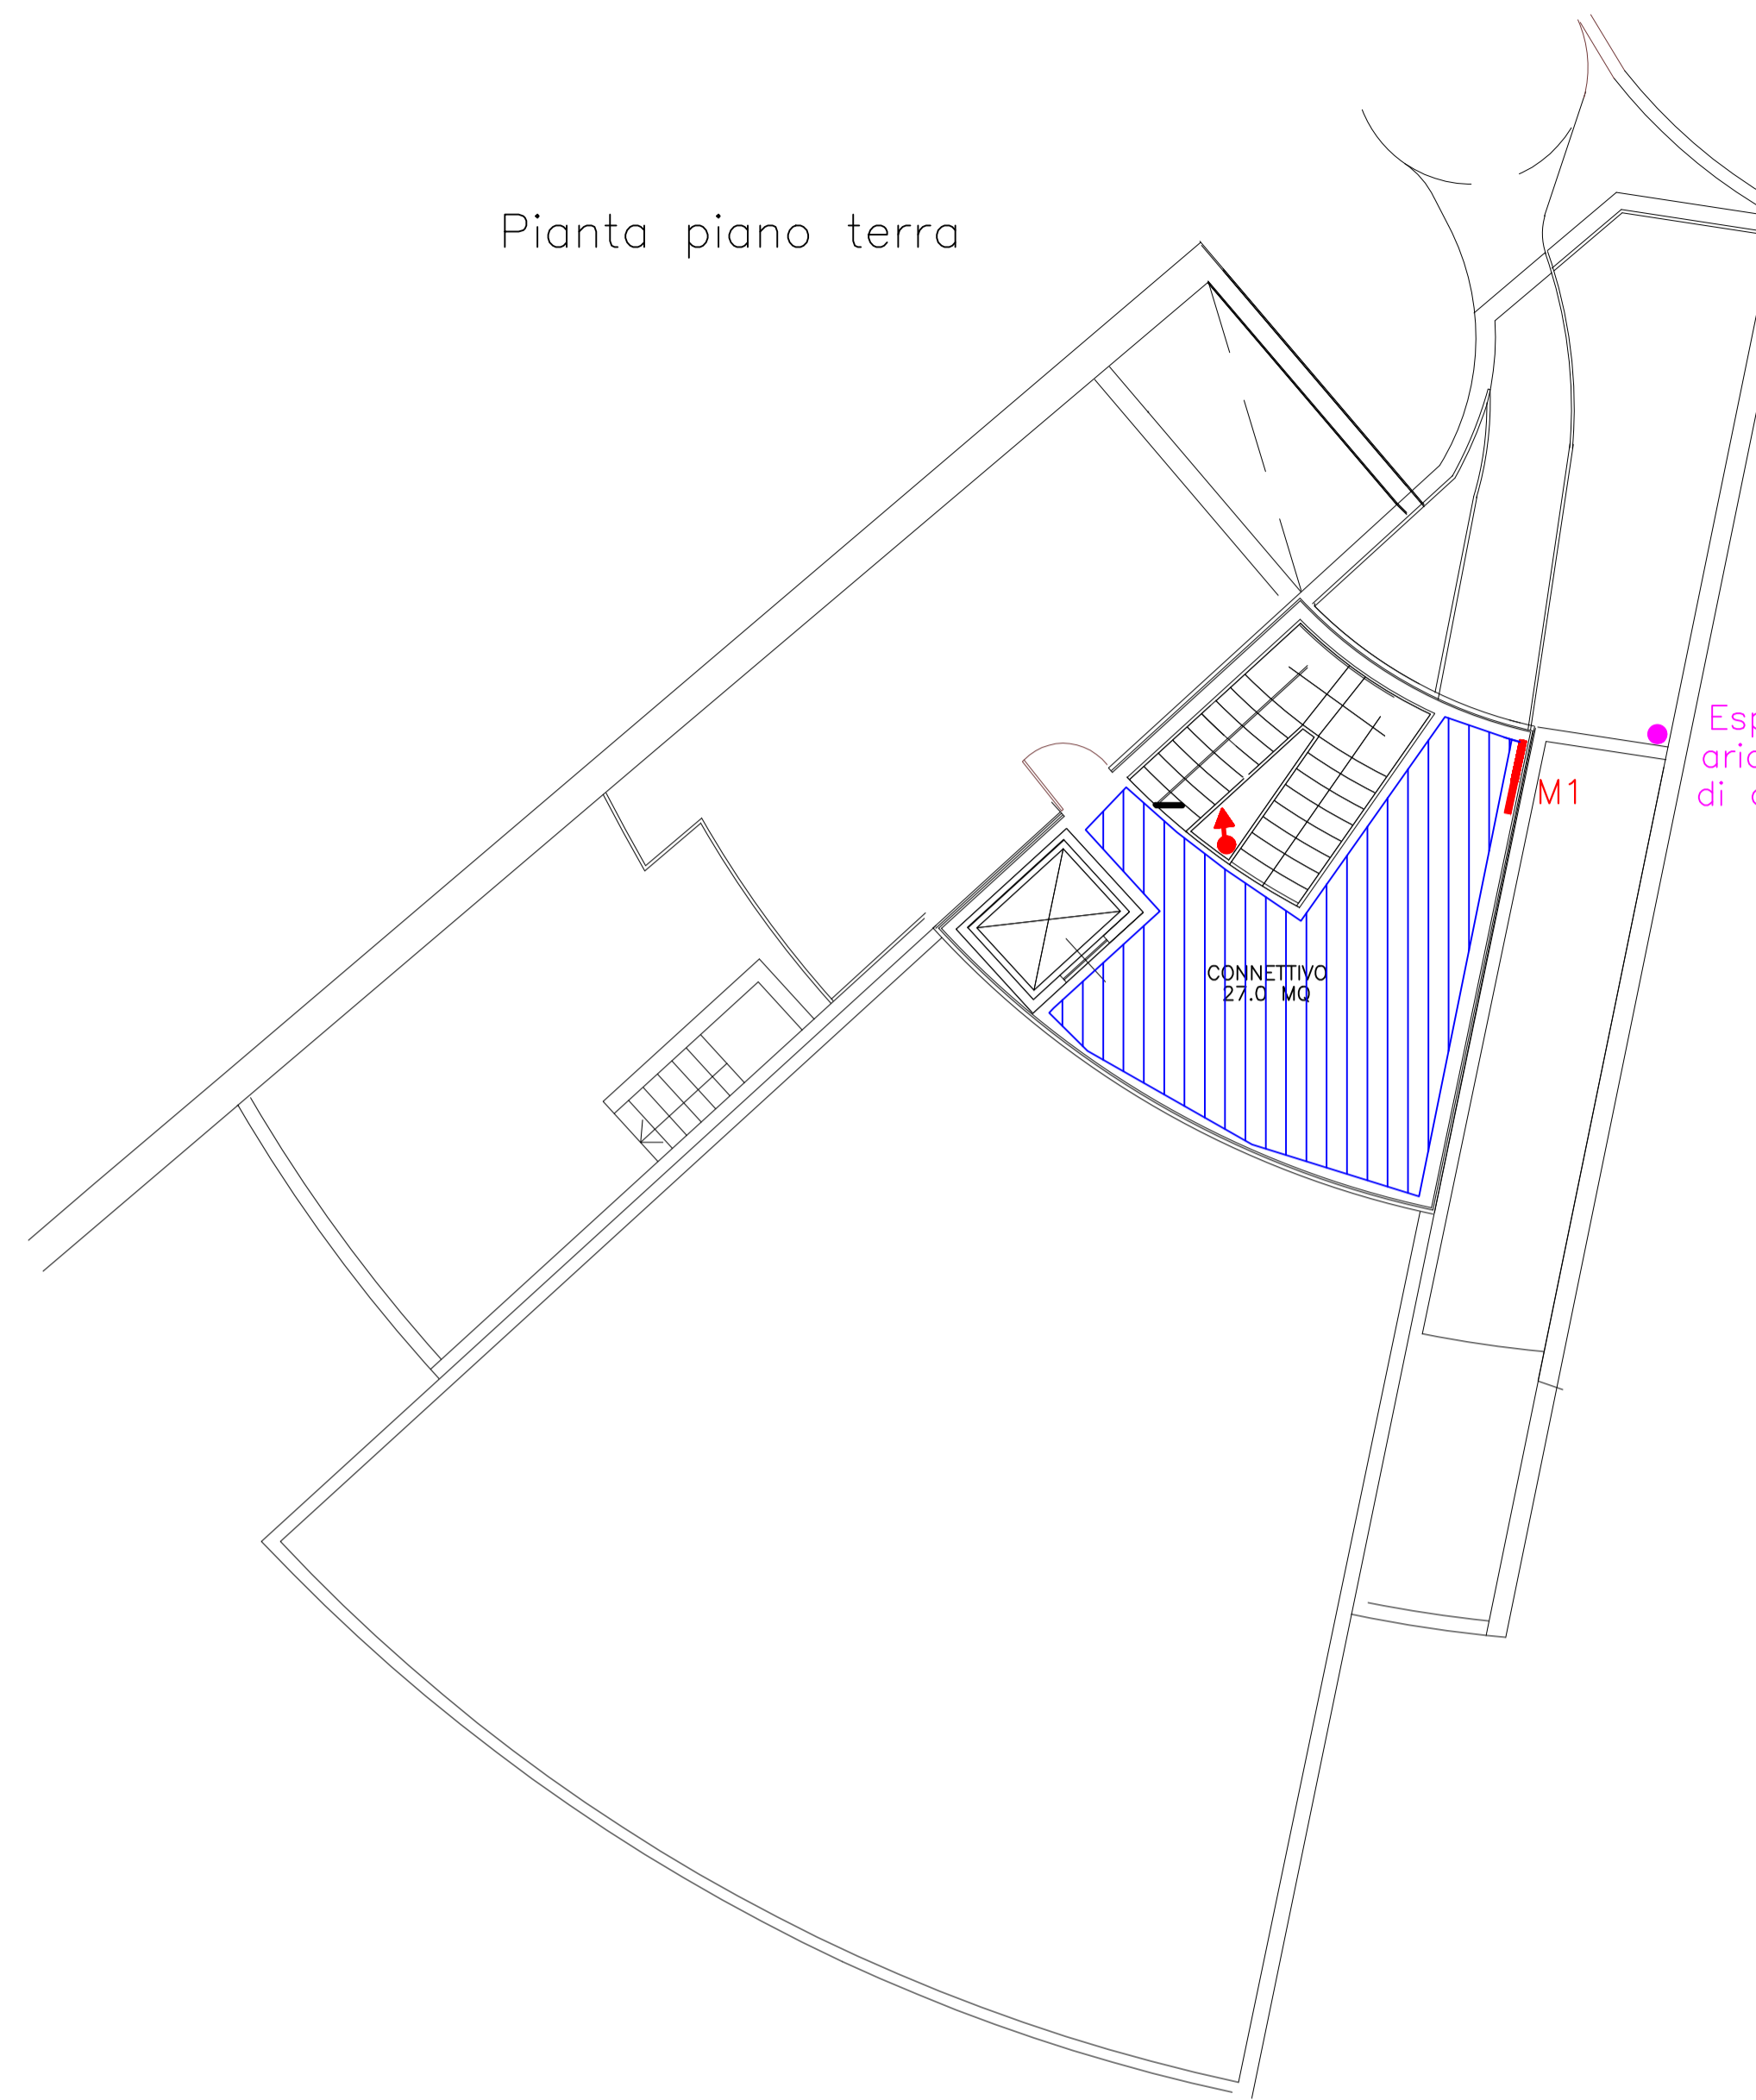

Si attesta la corrispondenza degli elaborati a quelli già presentati ed esaminati della Conferenza Deliberante del 03/05/2018, fatta eccezione per quanto espressamente richiesto con DGR 285/2018 e con i pareri formulati dall' ASL1 e dal Comando dei Vigili del Fuoco durante la Conferenza sopra citata

Pianta piano seminterrato 1




**PROVINCIA DI IMPERIA
COMUNE DI SANREMO**

PROGETTO PRELIMINARE TERMICO

PROGETTO DI TRASFORMAZIONE IN VARIANTE AL P.R.G.
EX CONVENTO SUORE CAPPUCCINE DII MADRE RUBATTO
SITO IN PIAZZA SAN BERNARDO – SANREMO

PIAZZA SAN BERNARDO – SANREMO

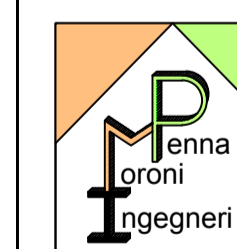

MPI MORONI PENNA INGEGNERI
STUDIO TECNICO ASSOCIATO
- Via Palazzo, 34 - 18038 Sanremo (IM) - Tel.: 0184-578002 Fax: 0184-578002 -
WEB: www.moronipenna.com - E-MAIL: info@moronipenna.com
C.F. & P. I.V.A.: 013 067 300 84

TERMICO – "PROGETTO PRELIMINARE"

PROGETTISTI: Dott. Ing. Gian Luca MORONI	DISEGNATORE: A.P.	CONTROLLATORE: G.M.
COMMITTENTE: Soc. GEORGIA S.R.L. con sede in ACQUI TERME (AL) Via Morandi, 2 C.F.: 02130710060	LOCALITA' – LAVORO: SANREMO (IM)	COMMESSA RIF.num/anno 47/2012
IMPIANTO: TERMICO - PLANIMETRIE IMPIANTO RISCALDAMENTO ASILO	TAVOLA N.: MEC_02_Asiilo	SCALA: 1:100 IL PROGETTISTA:
DATA: Luglio 2016	NOOME DEL FILE: Asilo.dwg	FILE PTC: NESSUNO
	COPIA	AD USO